

Projekt zagospodarowania terenu

"MAX-PRO" pracownia projektowa
07-415 Grabowo ul.3 Maja 21

Skala
1:500

Branda
Sanitarna

Nr rys.
- 4 -

Nazwa
Typ

Projekt zagospodarowania terenu

Nazwa
opracowania

Projekt sieci kanalizacji tłocznej

Lokalizacja

msc. Kadzidło gm. Kadzidło
rejon ul. Warszawskiej

Forma
P.B.

Data
VII
2015 r.


Zespół autorski

Nr uprawnień

Podpis

Projektant: inż. Maciej Białobrzewski
upr. proj. w spec. sanitarniej
MAZ/0109/PC/S/14

Sprawdzający: inż. Eliza Dąkowska
upr. proj. w spec. sanitarniej
MAZ/0109/PC/S/14

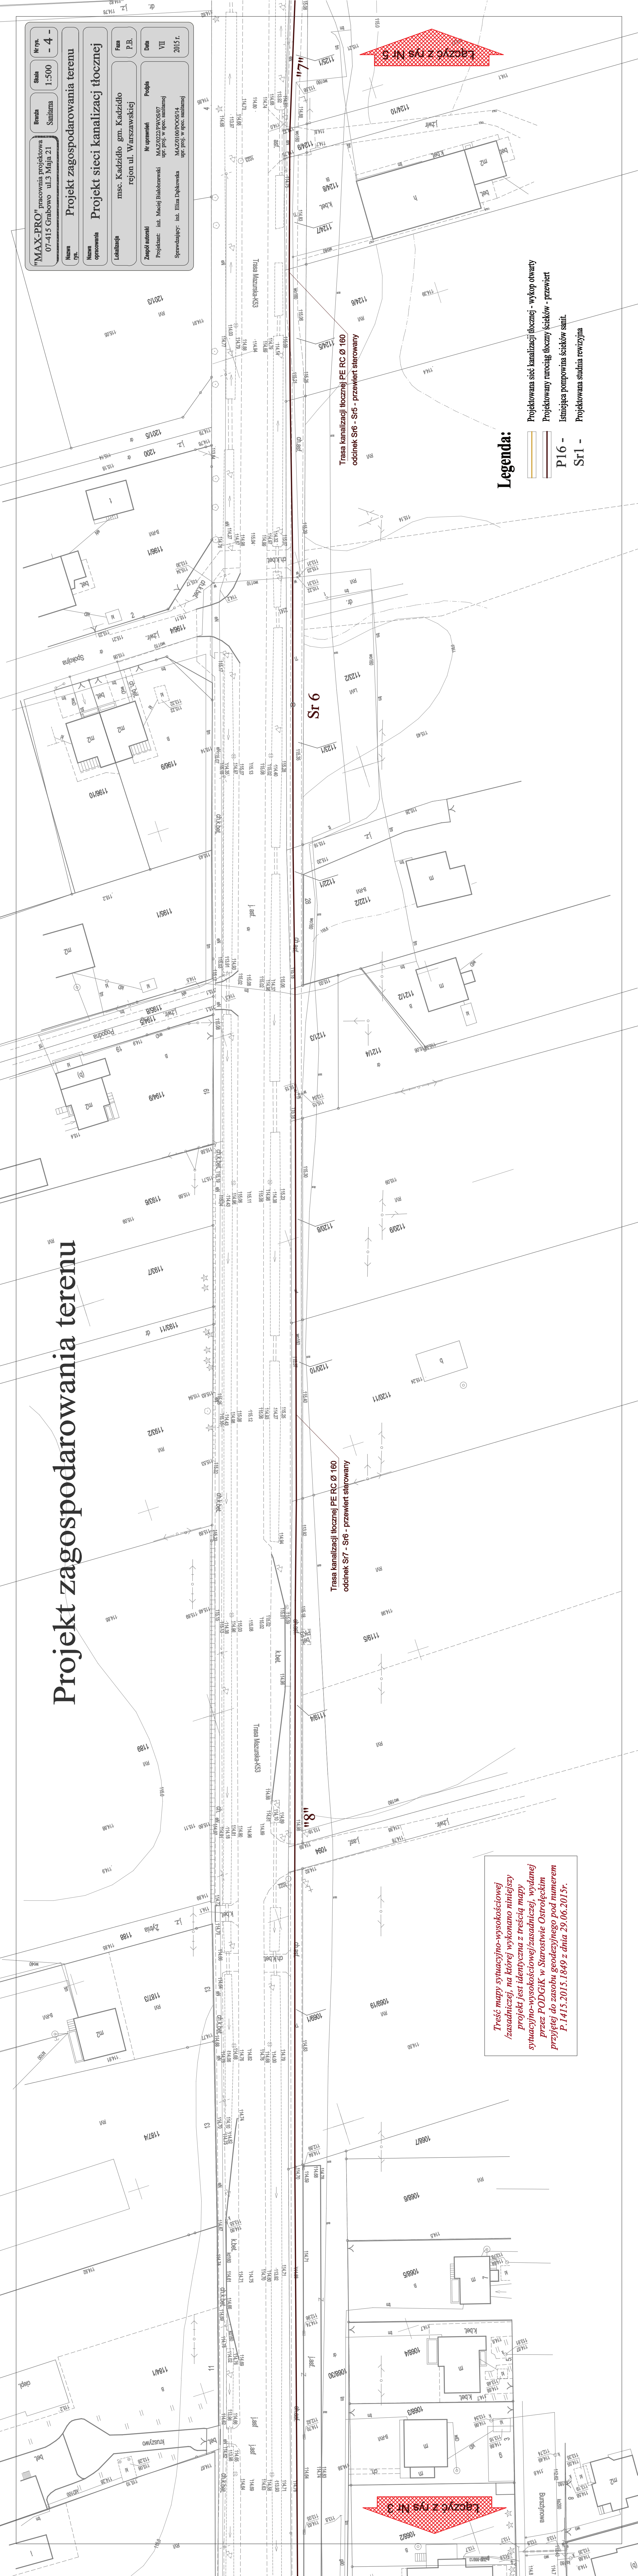

Treść mapy sytuacyjno-wysokościowej /zasadniczej, na której wykonano niniejszy projekt jest identyczna z treścią mapy sytuacyjno-wysokościowej/zasadniczej, wydanej przez PODGiK w Starostwie Ostrołęckim przyjętej do zasobu geodezyjnego pod numerem P.1415.2015.1849 z dnia 29.06.2015r.