

Projekt zagospodarowania terenu

"MAX-PRO" pracownia projektowa
07-415 Grabowo ul.3 Maja 21

Branża
Sanitarna

Skala
1:500

Nr rys.
- 6 -

Nazwa
rys.

Projekt zagospodarowania terenu

Nazwa
opracowania

Projekt sieci kanalizacji tłocznej

Lokalizacja

msc. Kadzidło gm. Kadzidło
rejon ul. Warszawskiej

Faza
P.B.

Zespół autorski

Nr uprawnień

Podpis

Data

Projektant: inż. Maciej Białobrzewski

MAZ/0222/PWOS/07

upr. proj. w spec. sanitarniej


VII

Sprawdzający: inż. Eliza Dąbkowska

MAZ/0100/POOS/14

upr. proj. w spec. sanitarniej

2015r.

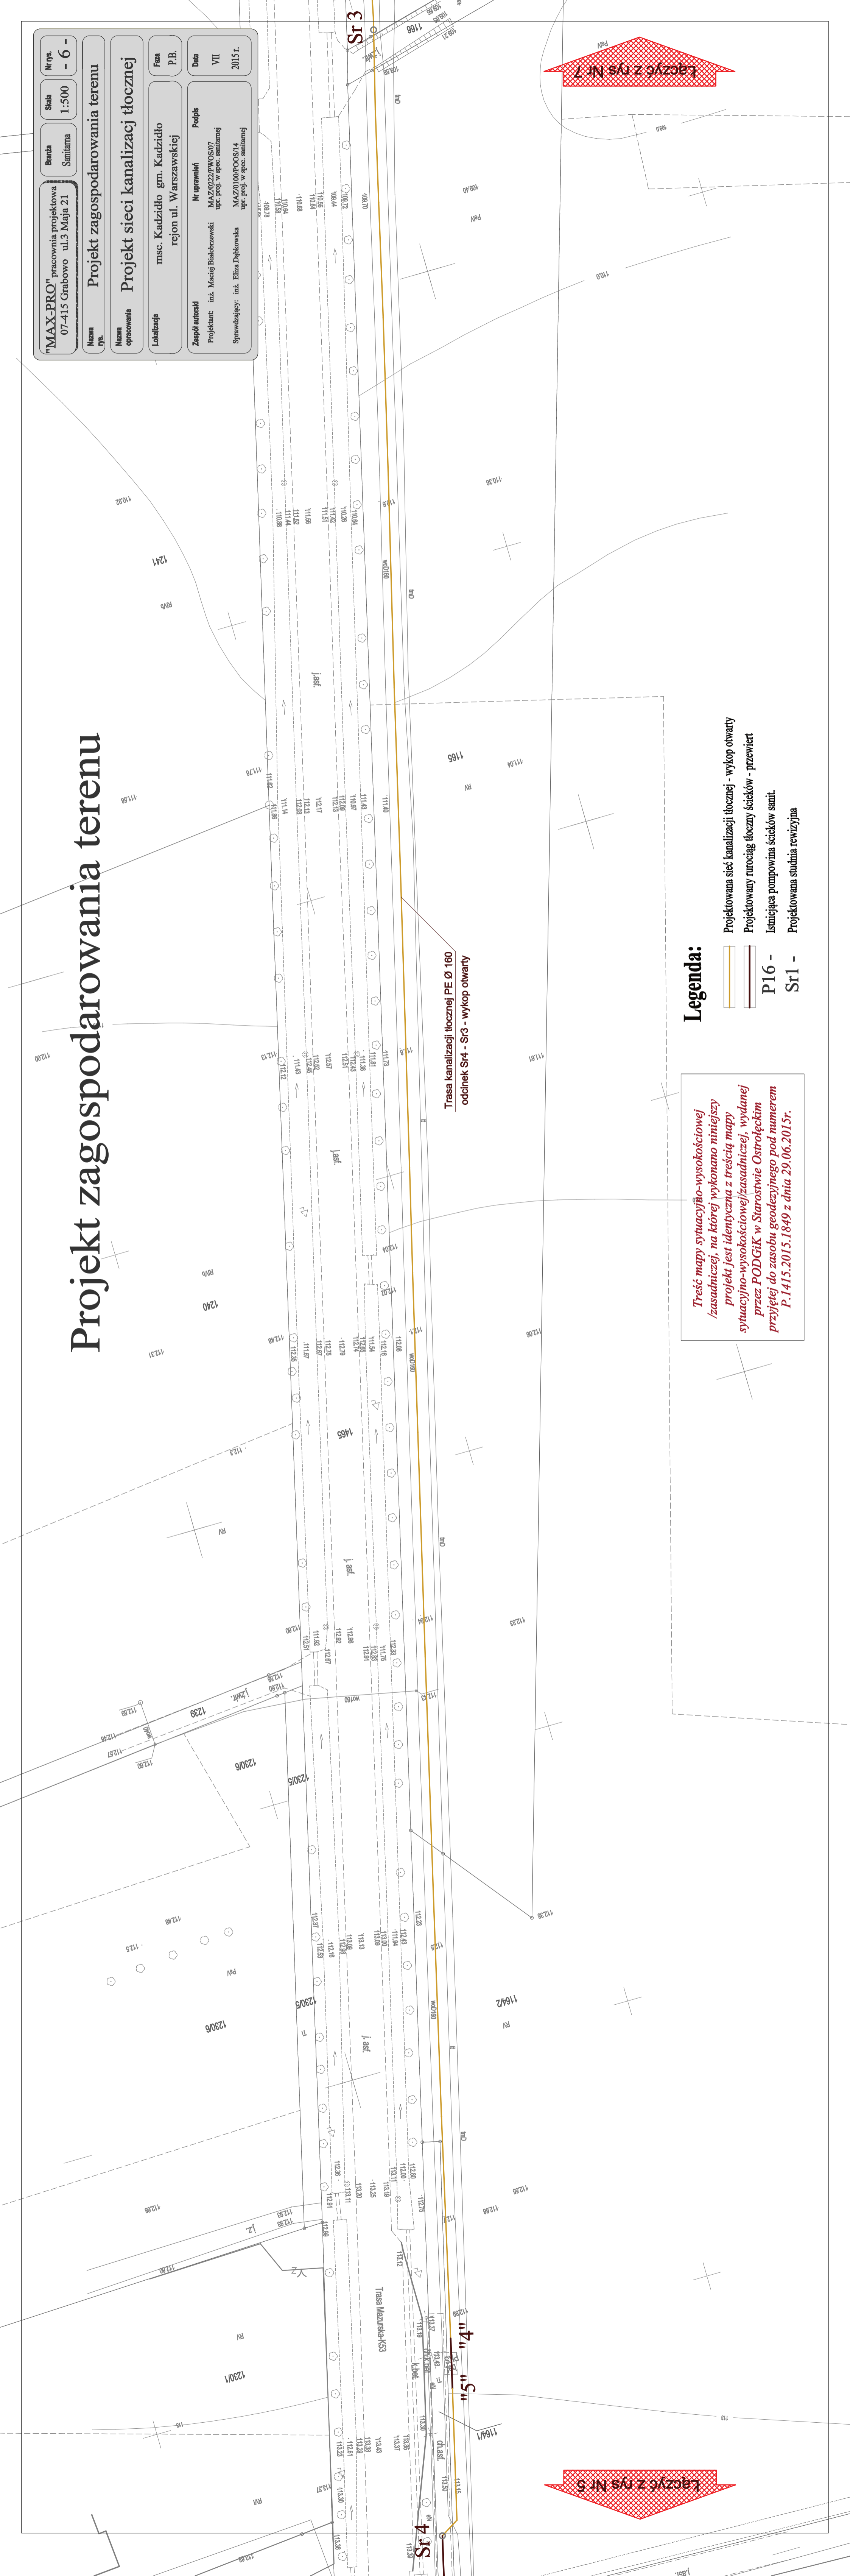

Legenda:

- Projektowana sieć kanalizacji tłocznej - wykop otwarty
- Projektowany rurociąg tłoczny ścieków - przewiert
- Istniejąca pompownia ścieków sanit.
- Projektowana studnia rewizyjna

Treść mapy sytuacyjno-wysokościowej /zasadniczej, na której wykonano niniejszy projekt jest identyczna z treścią mapy sytuacyjno-wysokościowej/zasadniczej, wydanej przez PODGiK w Starostwie Ostrołęckim przyjętej do zasobu geodezyjnego pod numerem P-1415.2015.1849 z dnia 29.06.2015r.